

MAPA DO CELÓW PROJEKTOWYCH
SKALA 1: 500

Obiekt: Gdańsk – ul. Morenowe Wzgórze
dz. 67/15

Identyfikator i nazwa jednostki ewidencyjnej: 226101_1, M.Gdańsk
Identyfikator i nazwa obrębu ewidencyjnego: 050 [0050]
Nr sekcji: 6.220.25.04.1.2, 6.220.25.04.1.4
Identyfikator pracy geodezyjnej: WG-III.6640.2976.2023
Układ współrzędnych prostokątnych płaskich: 2000 strefa 6
Geodezyjny układ odniesienia: PL-EVRF2007-NH
Mapa jest aktualna pod względem sytuacji, wysokości, uzbrojenia podz. terenu i ewidencji gruntów – na dzień: 16.08.2023

Imię i nazwisko lub nazwa podmiotu, który wykonał mapę oraz podpis osoby reprezentującej ten podmiot:

Usługi Geodezyjne
MARCIN ŚWIĄDER
80-180 Gdańsk
ul. Orłat Lwowskich 74
REGON 220788644 NIP 7441069993
tel. 607 403 507 e-mail mswiader1@o2.pl

Imię i nazwisko, numer świadectwa nadania uprawnień geodety, który sporządził mapę:

GEODETA UPRAWNIONY
inż. Marcin Świąder
nr upraw. GUGIK 20315
tel. 607 403 507

Uwaga!

Nie wyklucza się istnienia w terenie innych, nie wykazanych na niniejszej mapie urządzeń podziemnych, które nie były zgłoszone do inwentaryzacji, lub o których brak jest informacji w instytucjach branżowych.

Służebności gruntowych nie badano

Gdańsk, dnia 30.08.2023

--- Oznaczenie granic obszaru, który był przedmiotem aktualizacji
--- Obiekty nieobjęte katalogiem obiektów baz danych


(§ 80 ust.3 – Rozporz. MSWiA z dn. 09.11.2011r. Dz.U.Nr 236, poz.1572):

W granicach opracowania występują projektowane i zarejestrowane w RUDP przewody i urządzenia zgodnie z treścią niniejszej dokumentacji – patrz mapa

Poświadczam się, że niniejszy dokument został opracowany w wyniku prac geodezyjnych i kartograficznych, których rezultaty zawiera operat techniczny pozytywnie zweryfikowany. Jednocześnie informuję, że jestem świadomy odpowiedzialności karnej za złożenie fałszywego oświadczenia.

Identyfikator zgłoszenia prac geodezyjnych	WG-III.6640.2976.2023
Organ służby geodezyjnej, który otrzymał zgłoszenie	PREZYDENT MIASTA GDANSKA ul. Nowe Ogrody 8/12 80-803 Gdańsk
Wykonawca prac geodezyjnych	Usługi Geodezyjne Marcin Świąder
Nr oraz data sporządzenia dokumentu zawierającego ..wynik pozytywnej weryfikacji	Protokół Weryfikacji nr WG-III.6640.2976.2023_42357 dnia 30-08-2023
Imię i nazwisko oraz nr uprawnień ..kierownika prac	Marcin Świąder Nr uprawnień 20315

GEODETA UPRAWNIONY
inż. Marcin Świąder
nr upraw. GUGIK 20315
tel. 607 403 507

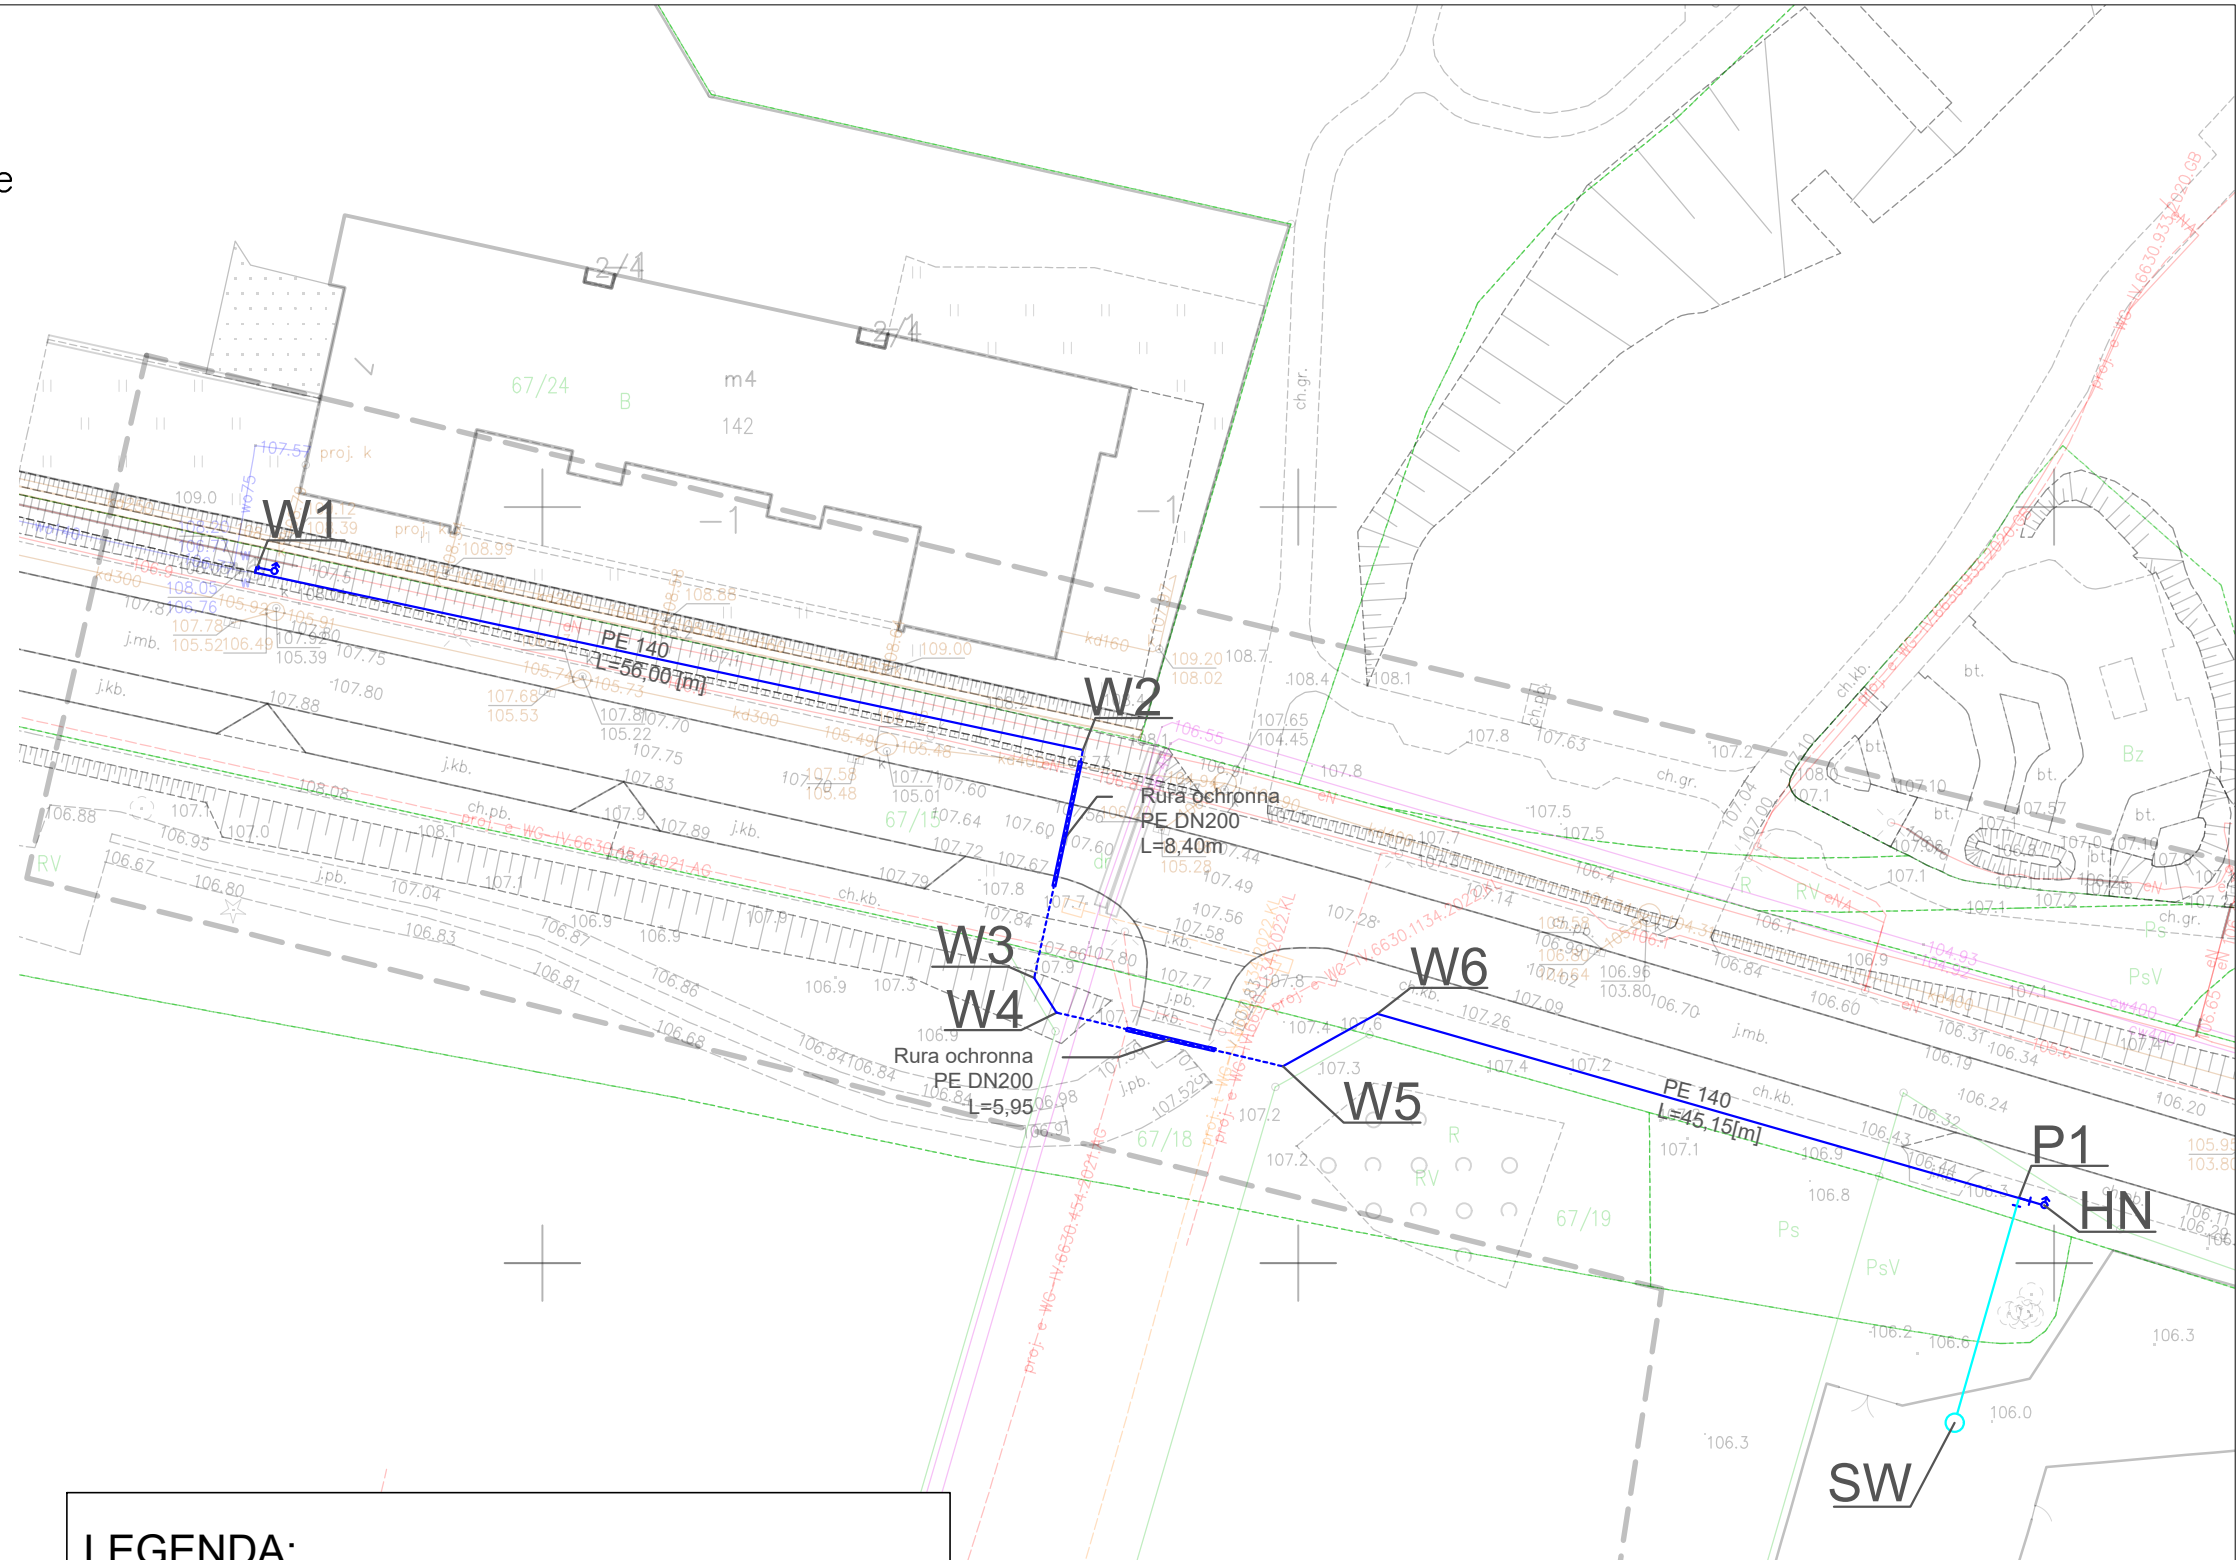

LEGENDA:

- W1** Projektowane węzły wodociągowe
- Projektowana sieć wodociągowa PE DN140
- Projektowana rura ochronna na sieci wodociągowej
- Projektowane przyłącze wodociągowe PE
- Projektowana studnia wodomierzowa - SW

PAN PROJEKT INŻYNIERIA ŚRODOWISKA
Jakub Marcinkowski
ul. Diamentowa 1; 80-028 Gdańsk
tel: +48 602 613 909

PP
PAN
PROJEKT

Sieć wodociągowa z przyłączem
Gdańsk ul. Morenowe Wzgórze
dz. nr 67/15; 67/34 obr. 0050 Gdańsk

Plan zagospodarowania terenu

Data: Grudzień 2024

Skala: 1:500

Rys. nr 1

Projektant:	mgr inż. Jakub Marcinkowski	POM/0311/PBS/19
Sprawdził:	mgr inż. Anna Stenka	POM/0031/PWOS/14
Opracował:	mgr inż. Tomasz Cwaliński	