
 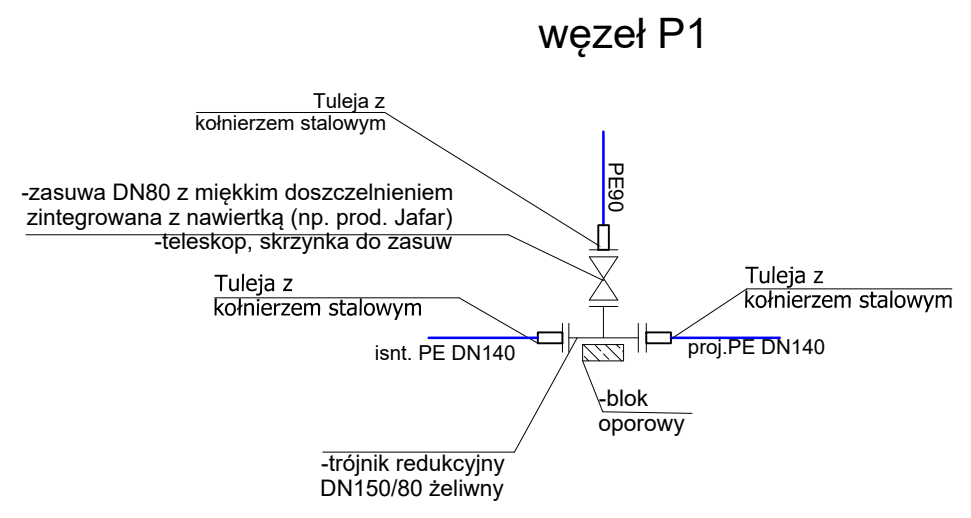


poziom por.100,00 m n.p.m.	
Węzeł	P1
Rzędna terenu [m n.p.m.]	106,33
Rzędna osi rury [m n.p.m.]	104,88
Zagłębienie dna [m]	1,50
Materiał, Średnica/Spadek [%]	PE90x5.4mm, PN10 SDR17
Długość [m]	15,45
Odległość [m]	0,00



UWAGA:
 Przed przystąpieniem do zasadniczych robót należy wykonać przekopy próbne celem ustalenia lokalizacji i posadowienia istniejącego uzbrojenia.

PAN PROJEKT INŻYNIERIA ŚRODOWISKA Jakub Marcinkowski ul. Diamentowa 1; 80-028 Gdańsk tel: +48 602 613 909		Sieć wodociągowa z przyłączem Gdańsk ul. Morenowe Wzgórze dz. nr 67/15; 67/34 obr. 0050 Gdańsk	
		Profil przyłącza wodociągowego	
		Data: Grudzień 2024	Rys. nr 3
Skala: 1:100	Projektant: mgr inż. Jakub Marcinkowski	POM/0311/PBS/19	
	Sprawdził: mgr inż. Anna Stenka	POM/0031/PWOS/14	
	Opracował: mgr inż. Tomasz Cwaliński		